



03.00 PLANTA BAIXA - TÉRREO
 ESCALA 1/75

ISS-P	ISS-C
Proprietário:	
Comitê:	
Projeto:	
CREA/CAU	CREA/CAU
APROVO - BOMBEIROS	APROVO - PREFEITURA

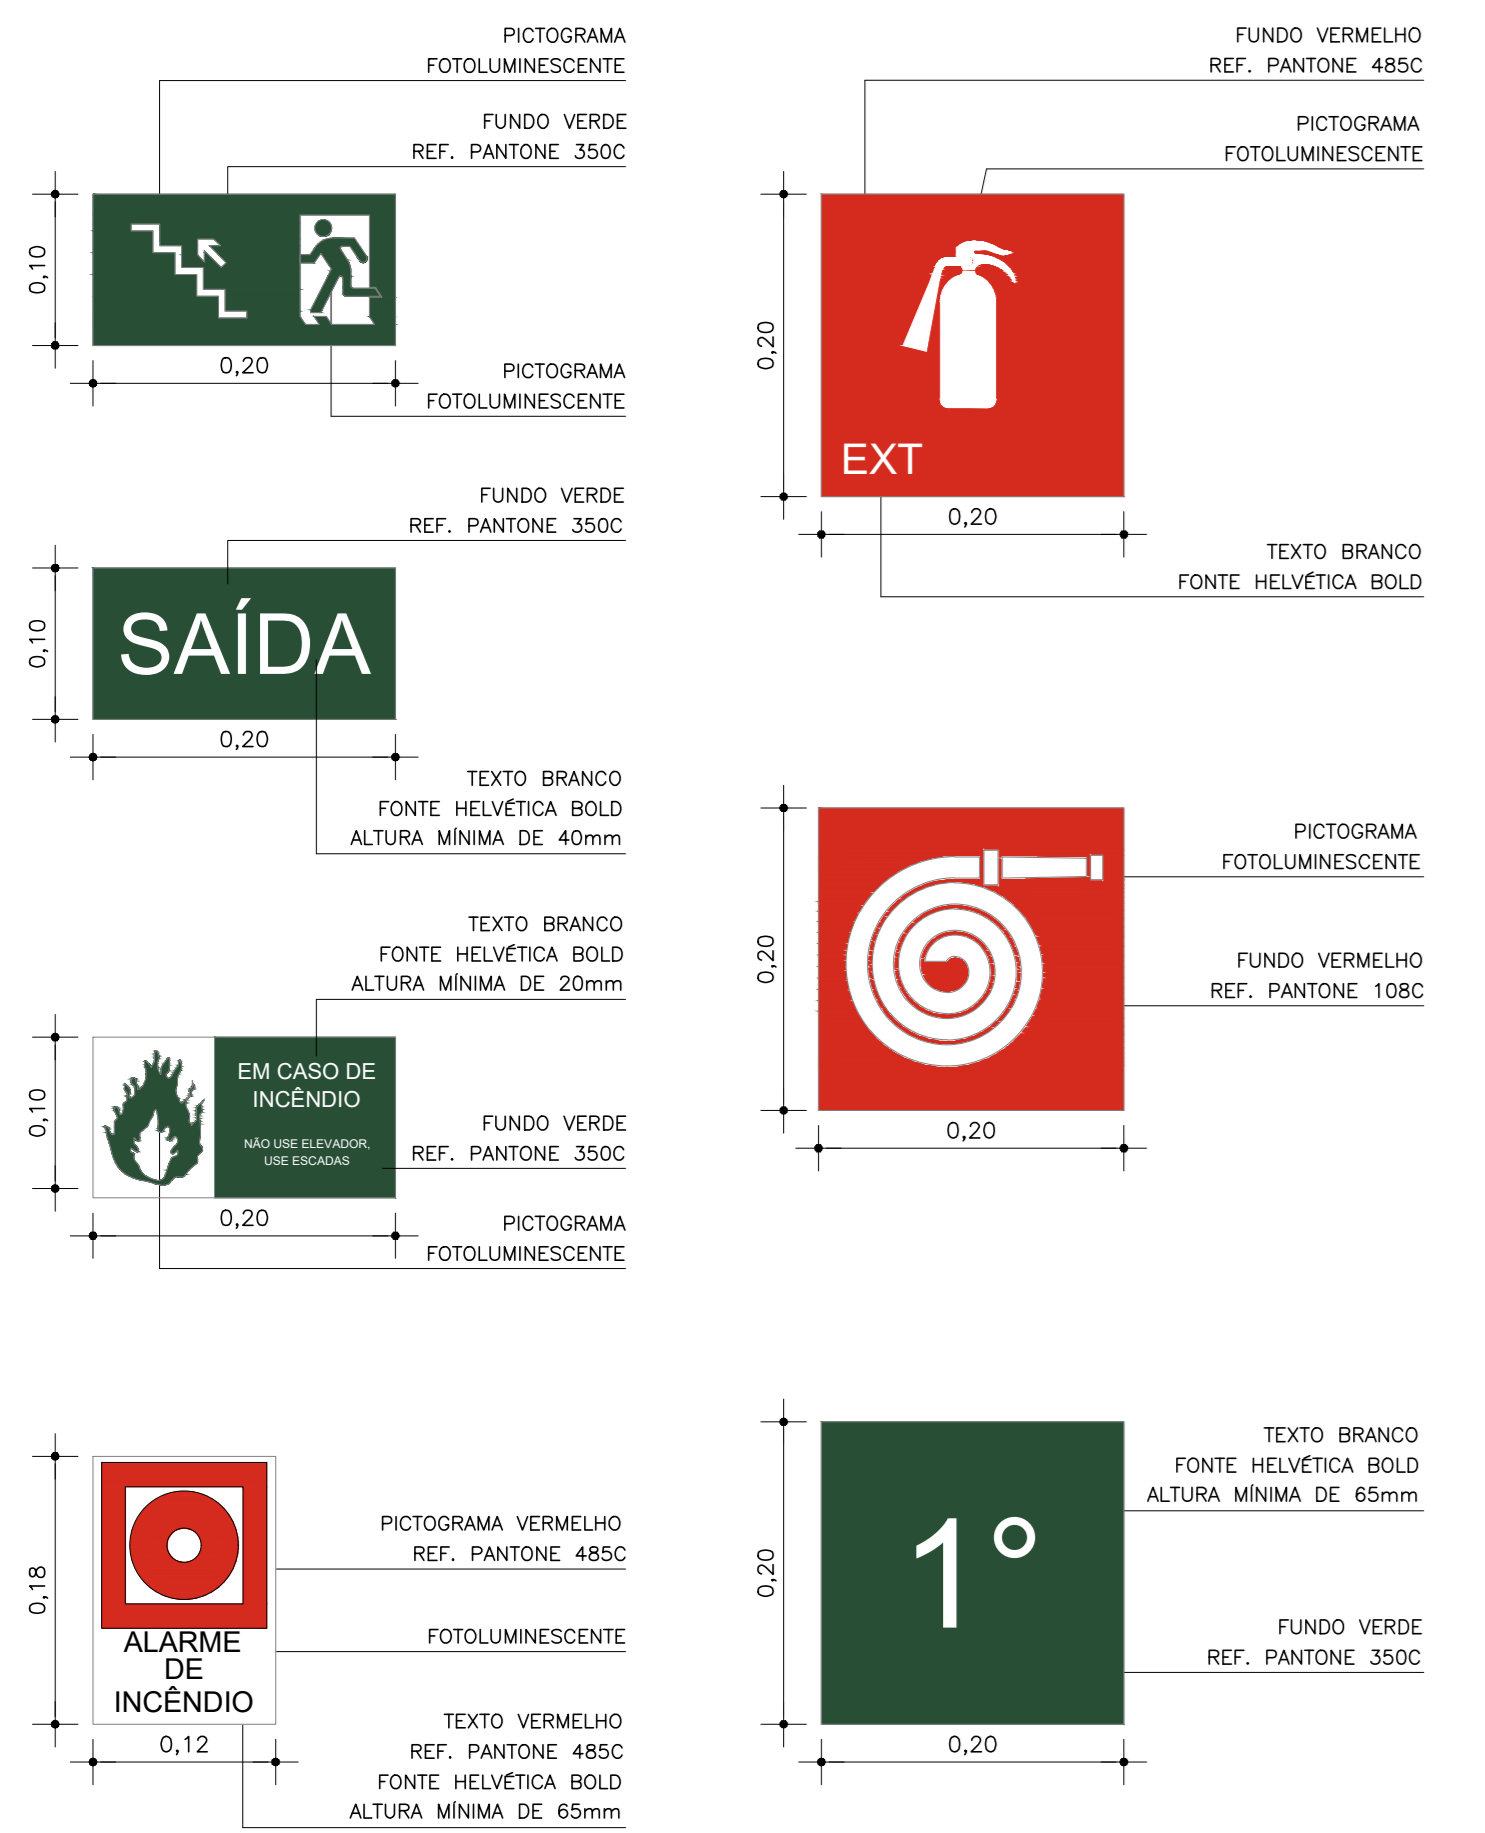


03.01 DETALHE - PLACA DE SINALIZAÇÃO
 ESCALA 1/E


03.02 DETALHE - EXTINTOR
 ESCALA 1/E

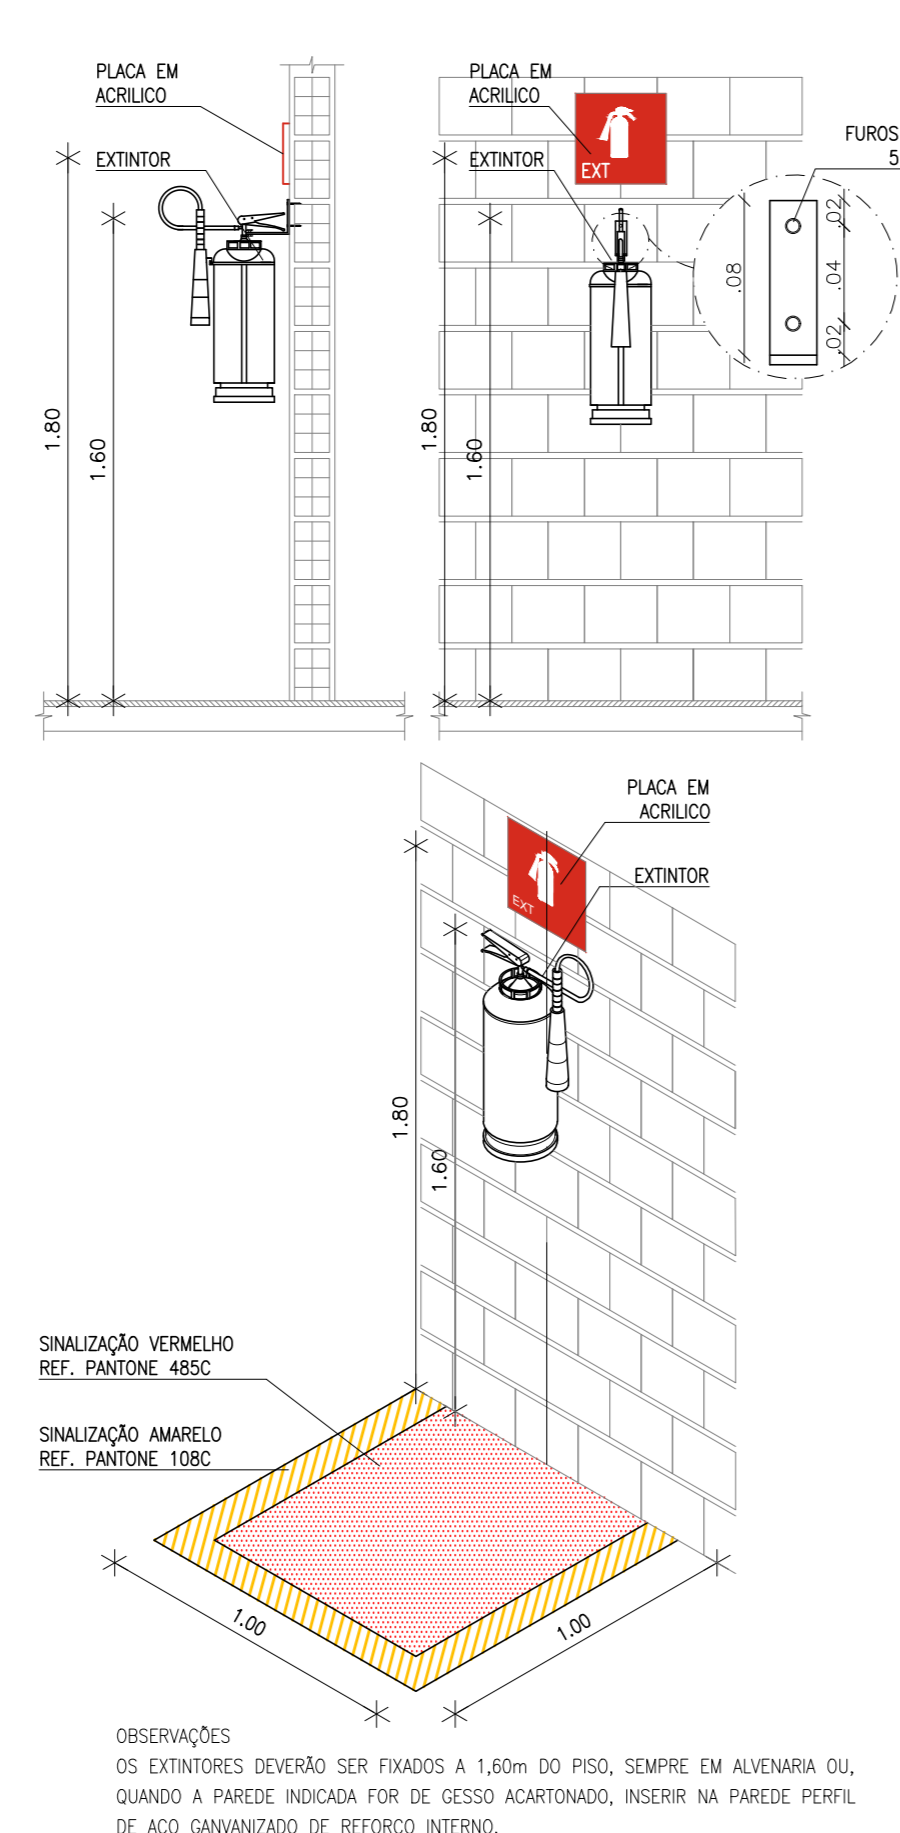


03.03 DETALHE - LUMINARIA DE EMERGÊNCIA
 ESCALA 1/E

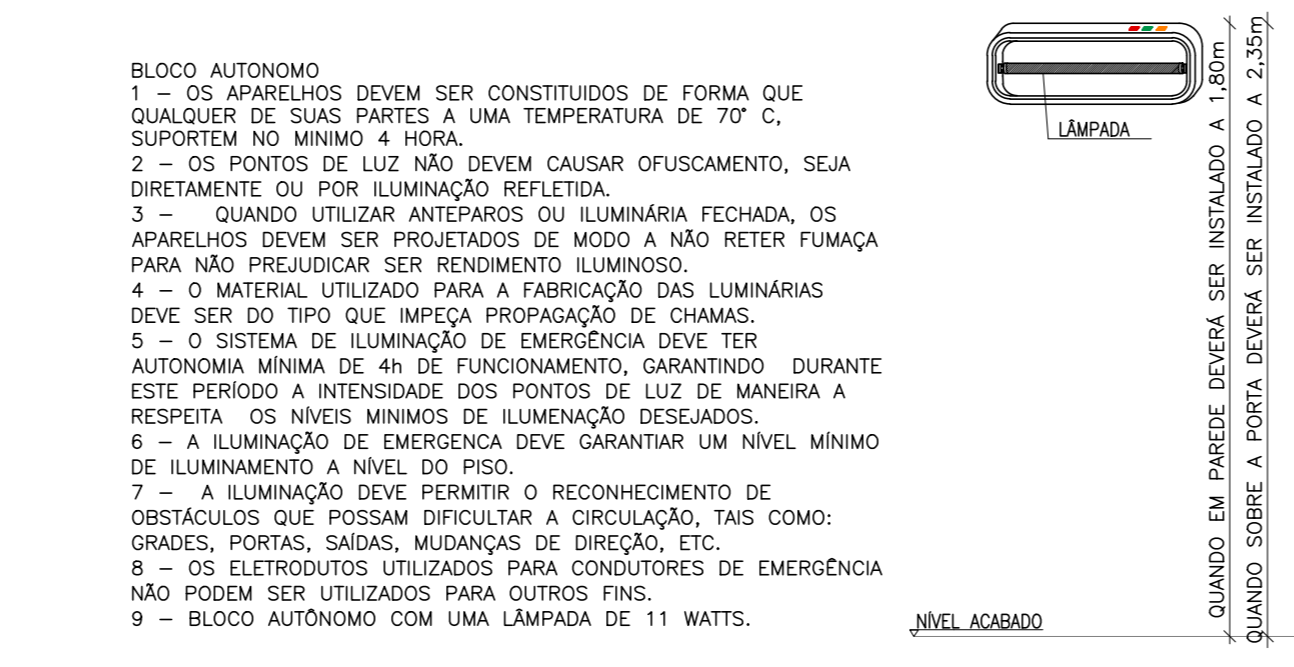


03.04 DETALHE - TUBULAÇÃO ENTERRADA S/ TRAFEGO
 ESCALA 1/E

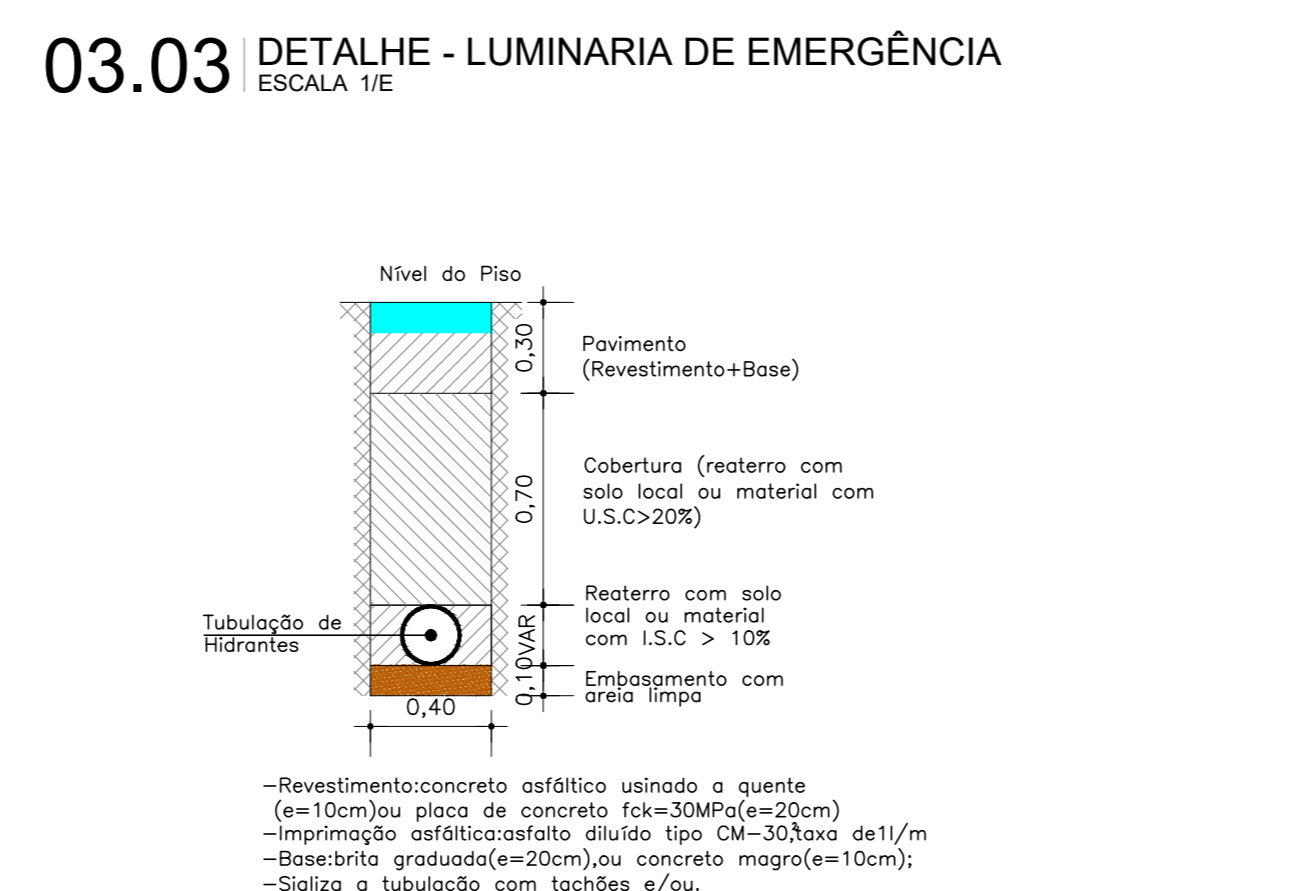

03.05 DETALHE - HIDRANTE
 ESCALA 1/E

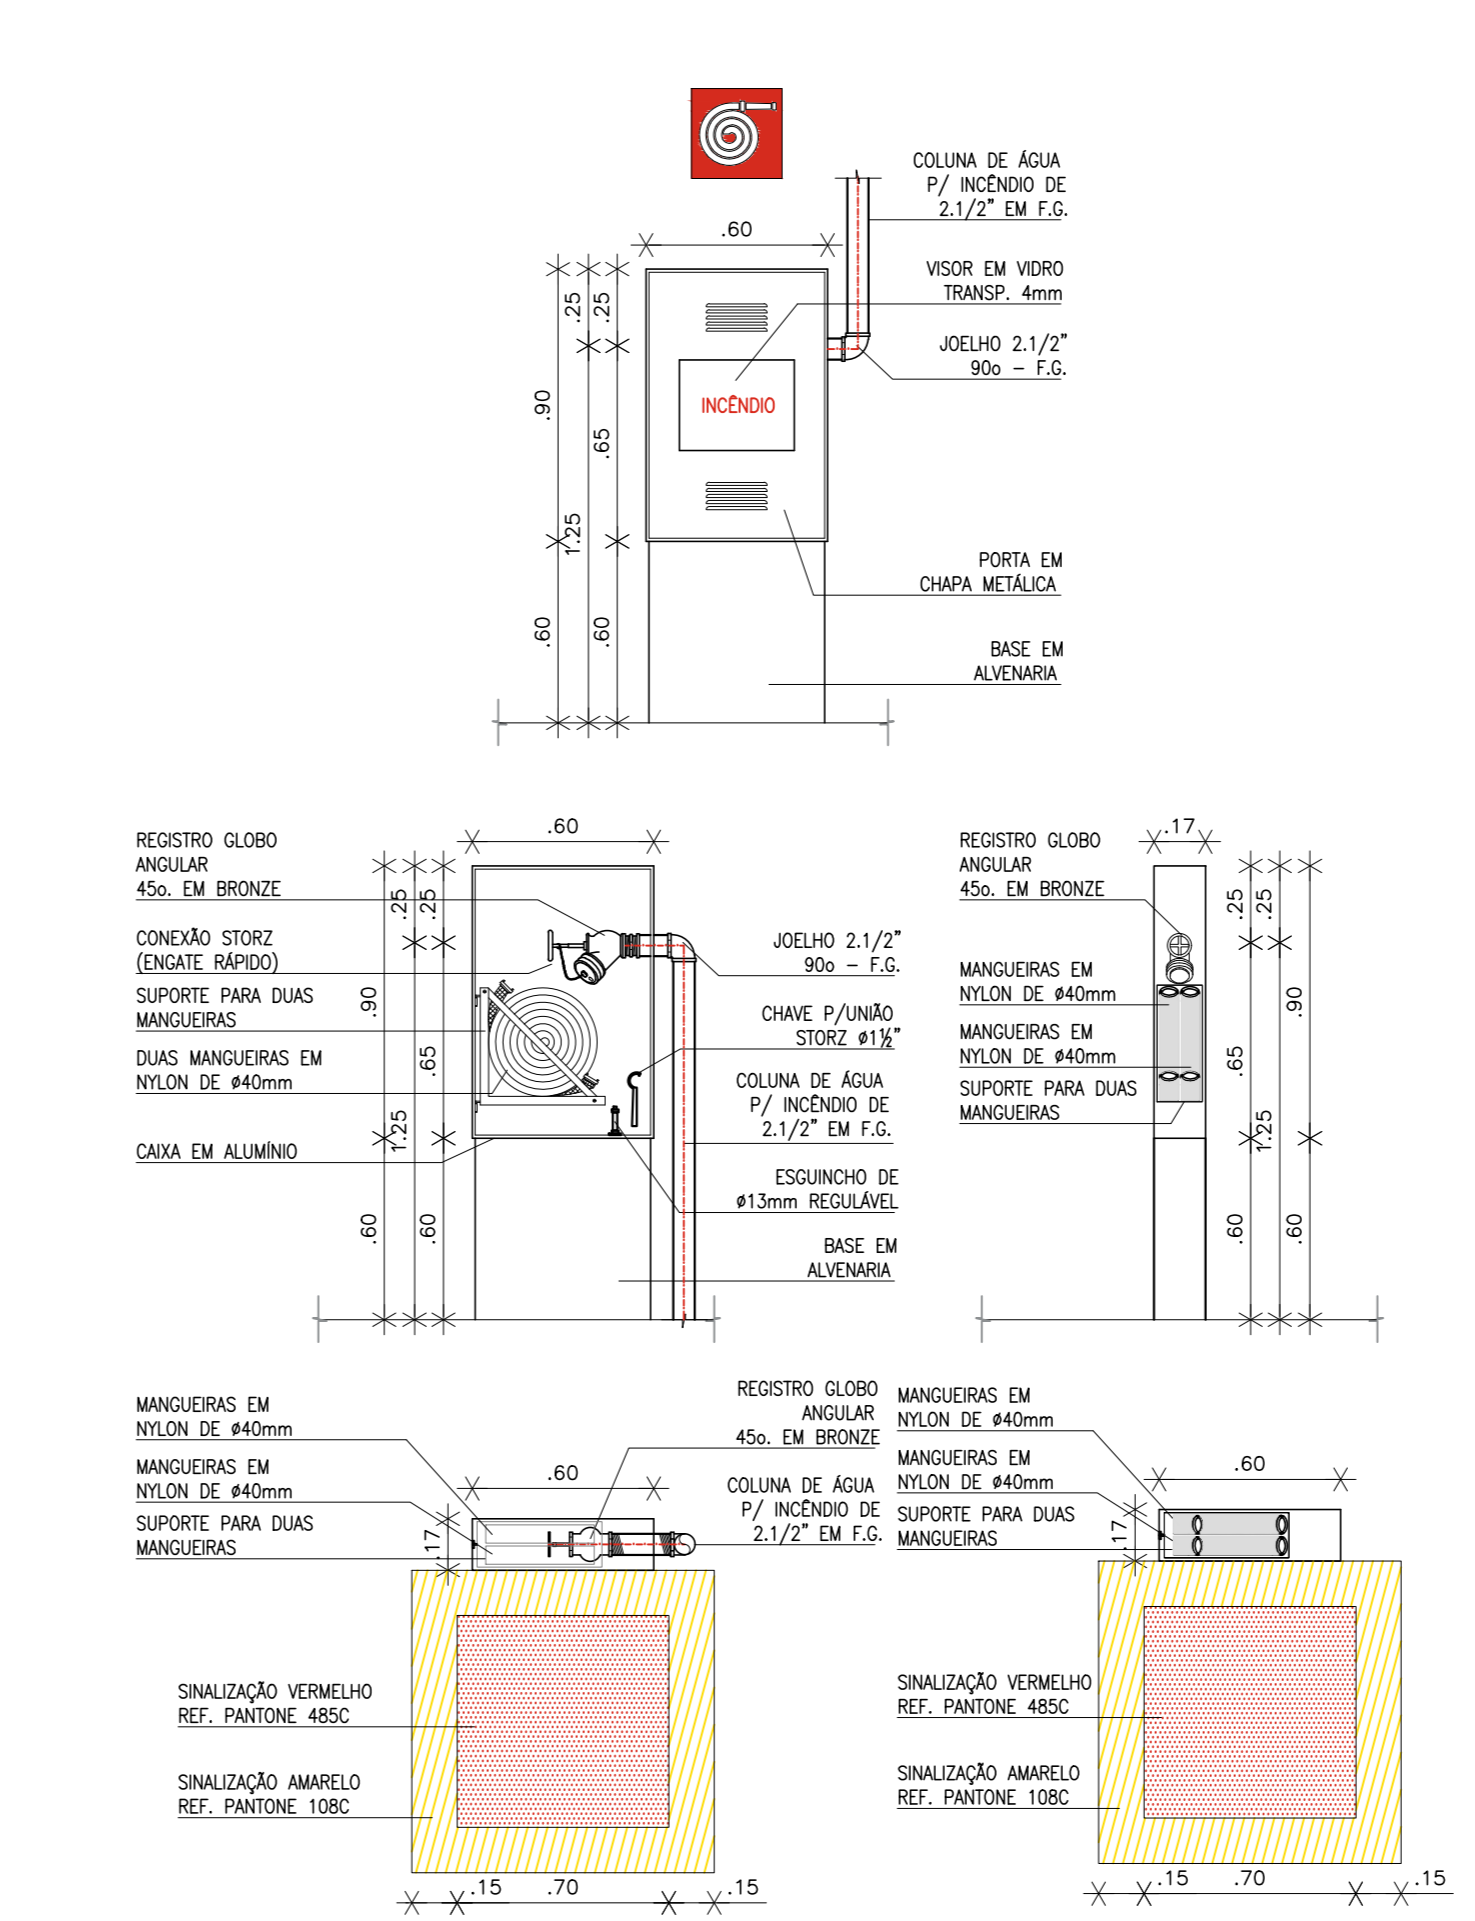

03.06 DETALHE - INSTALAÇÃO HID. E ALARME
 ESCALA 1/E

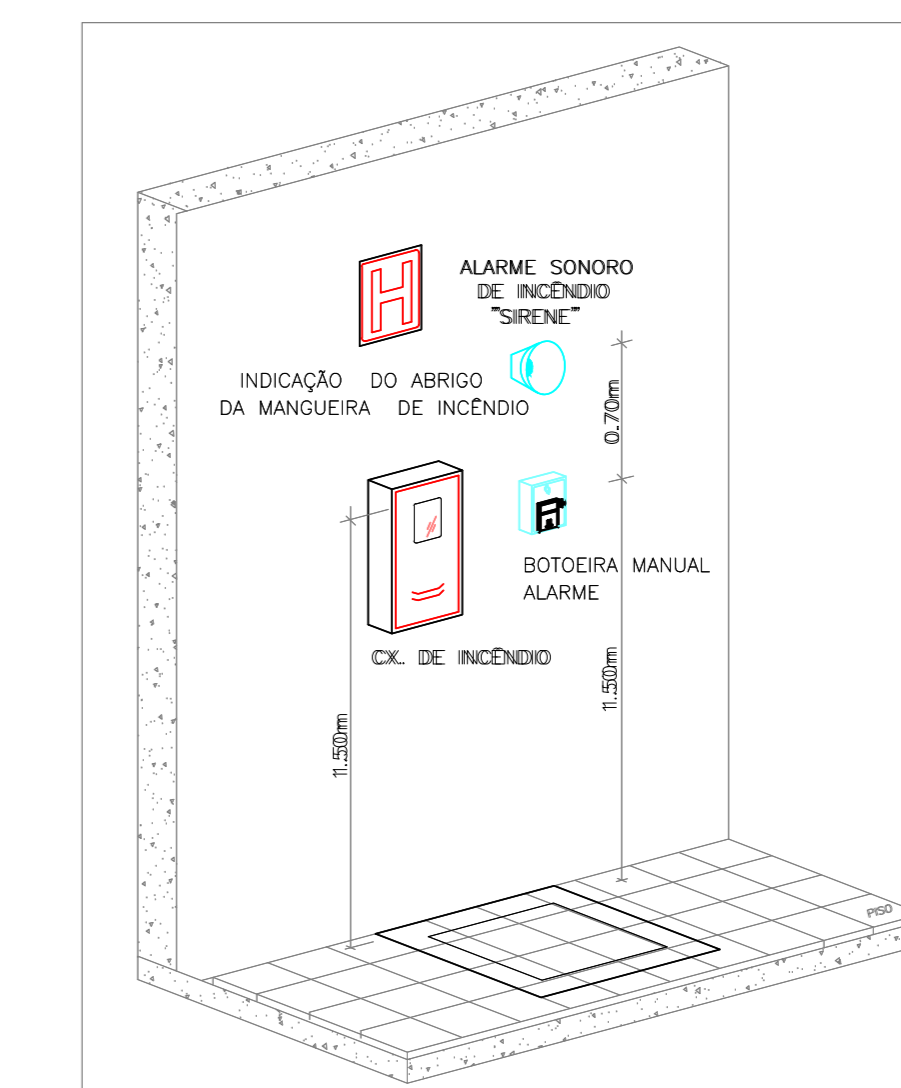

REVISÃO Nº	DESCRIÇÃO	PROJETO DE PREVENÇÃO E COMBATE A INCÊNDIO
PROJETO	CENTRO DE INOVAÇÃO E DIFUSÃO DE TECNOLOGIAS PARA O SEMIÁRIDO (CIDTS) - CAMPUS BOA VIAGEM	
CLIENTE	IFCE CAMPUS DE BOA VIAGEM - CE	
LOCAL	MUNICÍPIO DE BOA VIAGEM - CE	
CONTÉUDO	ISOMETRICO	RESPONSÁVEL TÉCNICO: GIORDANO CARVALHO
	DETALHES ILUSTRATIVOS	ARQUITETO E ORÇANISTA: GIORDANO PINHEIRO
		EDIFICADORA: FOUR
DATA	AGOSTO/2024	ESCALA: INDICADA
PROJETO	PO1.03_CIDTS_INC.dwg	03/03