




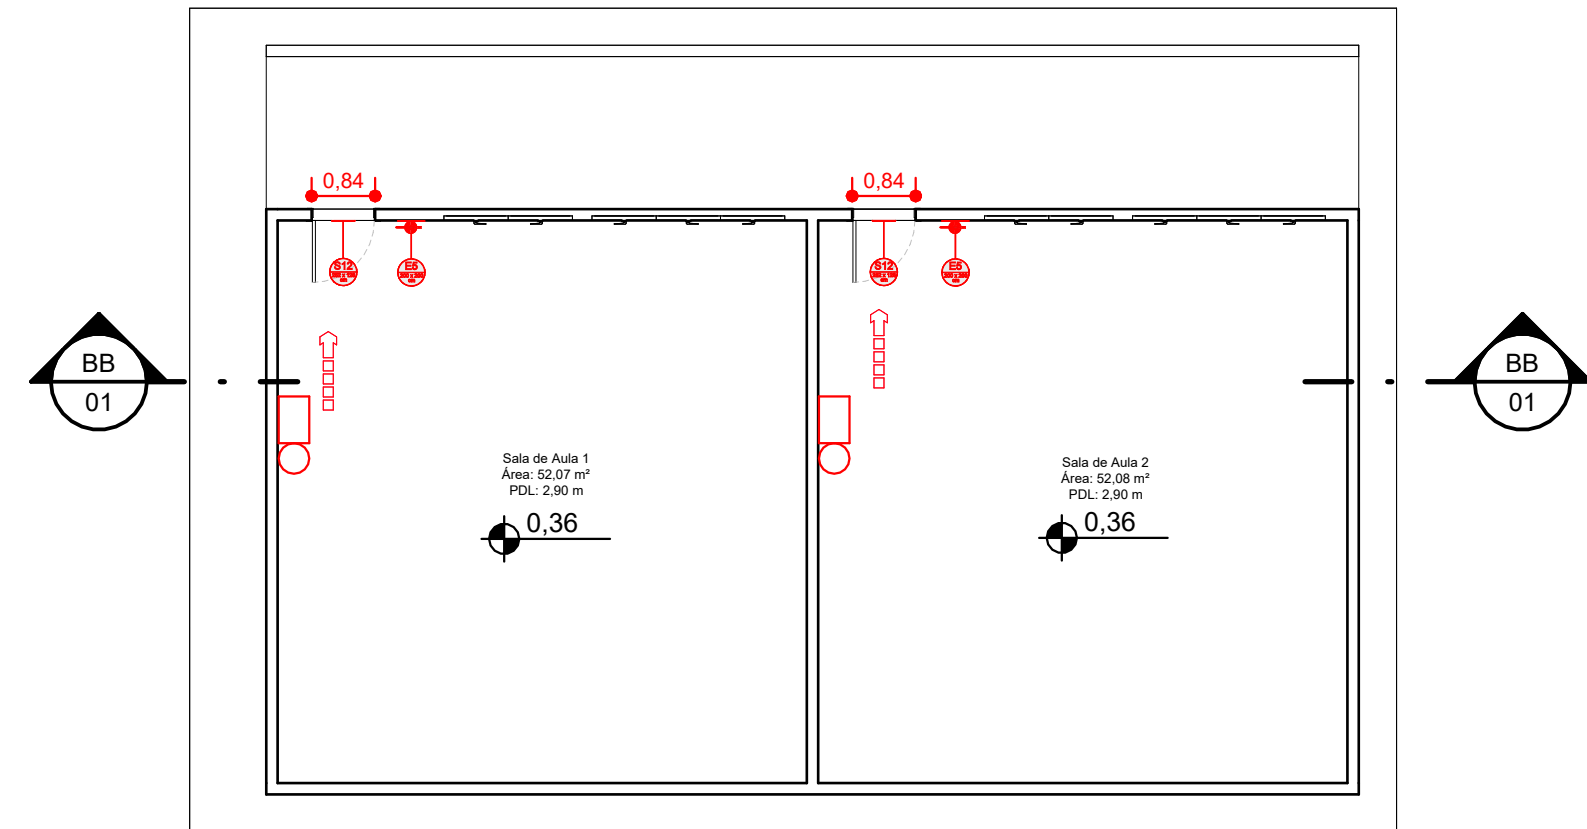


BLOCO C

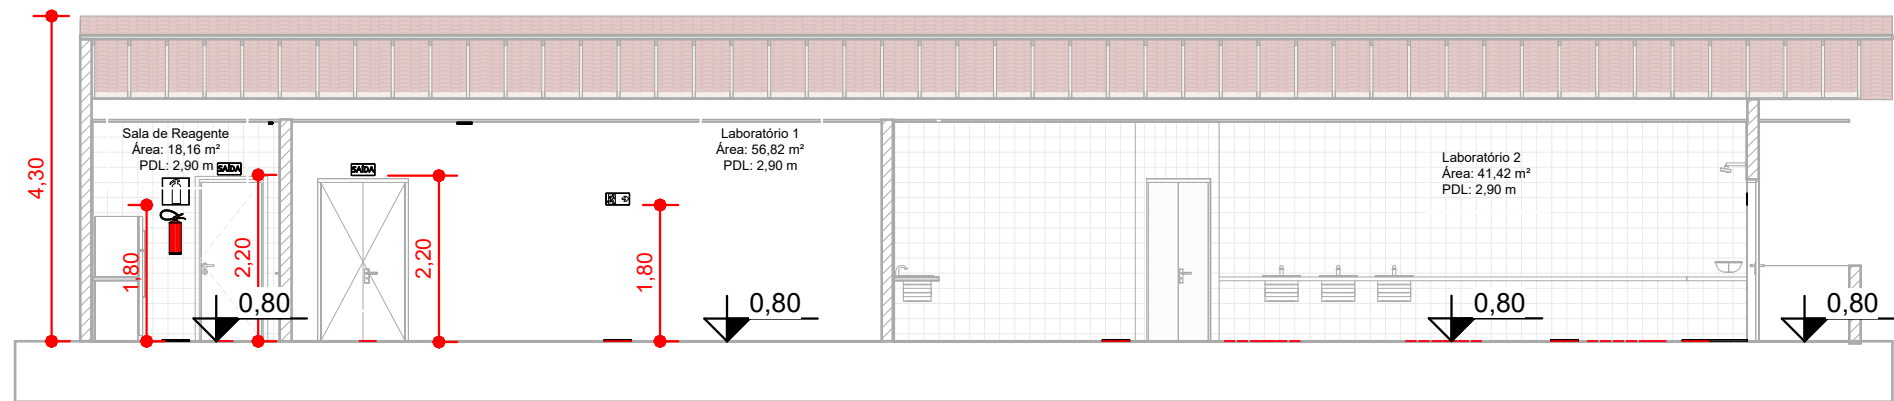

CORTE AA - BLOCO G
1 : 100

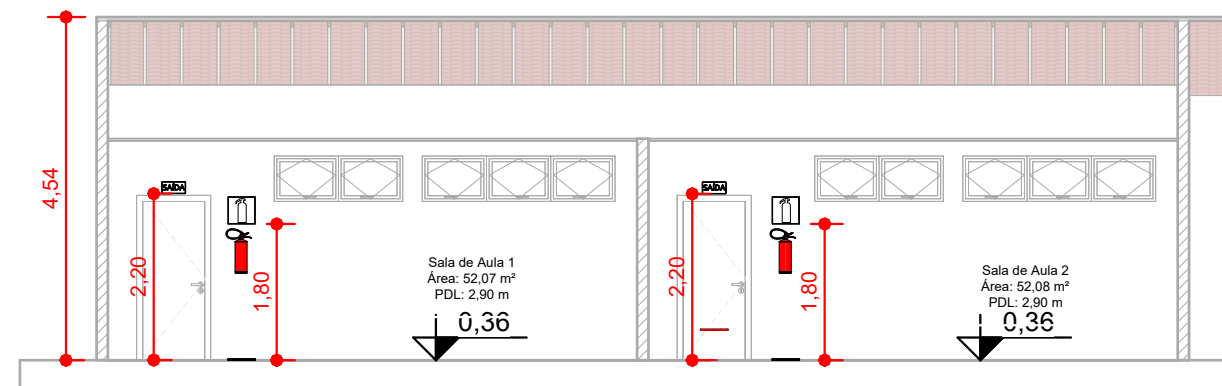

CORTE BB - BLOCO C
1 : 100

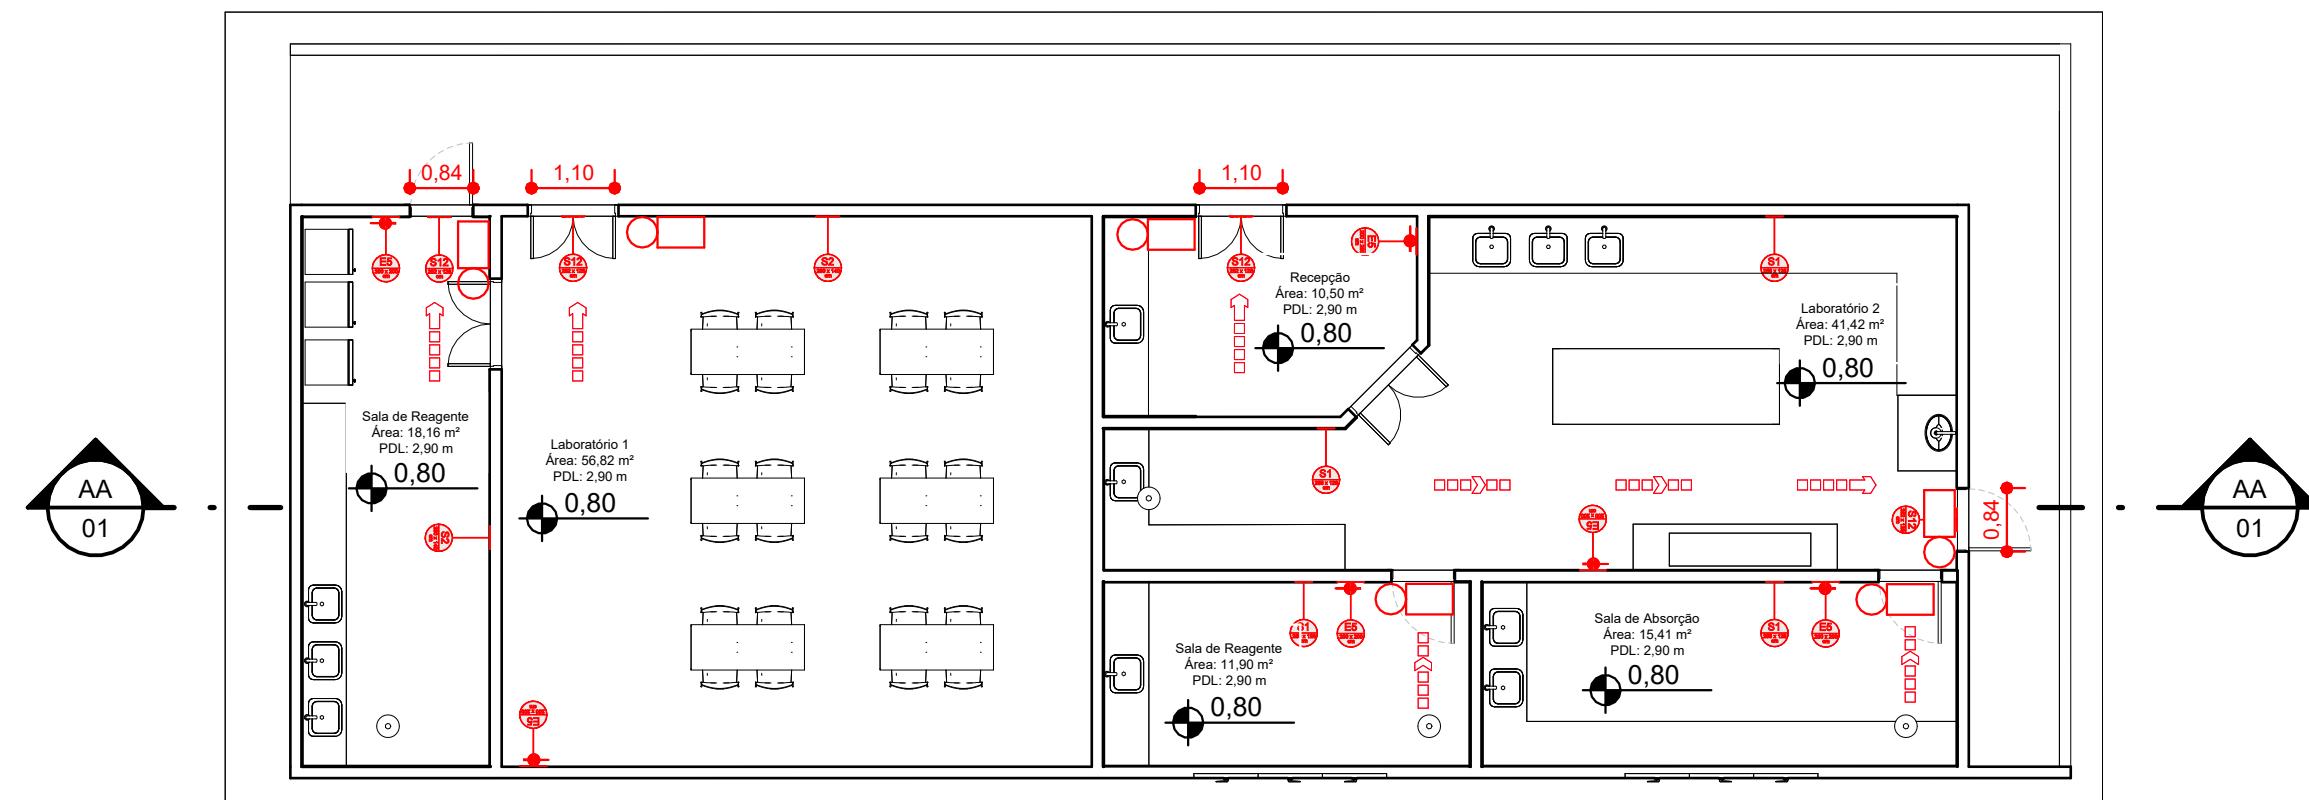

BLOCO G




PLANTA BAIXA DOS SISTEMAS PROPOSTO - TÉRREO
1 : 100

R00	EMIÇÃO INICIAL	08/06/2026
Revisão	Descrição	Data
PP PERFORMER PROJETOS E GERENCIAMENTO Engenharia e Arquitetura		
FAIFCE Rua Nogueira Acioli, 621-A, Fortaleza – CE PROJETO PPCI EXECUTIVO PLANTAS BAIXA TÉRREO BLOCO B e C; CORTES		Versão: R00 PPCI 01 / 2
Responsáveis Técnicos: Autoria do projeto: Arq. Kimberlin Dias CAU/CREA: A319454-0		Projeto executivo: ARQ. Pamela Floriano CAU/CREA: A138049-0
		Escala: 1 : 100 Data: 08/06/2026 #Confidencial

LEGENDAS	
SIMBOLOGIA	DESCRIÇÃO
	SINALIZAÇÃO PROIBIÇÃO / ORIENTAÇÃO E SALVAMENTO / EQUIPAMENTOS XX=CÓDIGO (DE ACORDO COM A IT-SP) XXX/YYY=DIMENSÕES ALTURA / COMPRIMENTO (EM MILÍMETROS)
	EXTINTOR MANUAL PORTÁTIL DE PÓ QUÍMICO ABC, CARGA 6KG, CAPACIDADE EXTINTORA 2A;20:BC, INSTALADO EM SUPORTE DE FIXAÇÃO PARA PISO/PAREDE
	INDICAÇÃO DO FLUXO DA ROTA DE FUGA
	SAÍDA FINAL DA ROTA DE FUGA
	LUMINÁRIA DE EMERGÊNCIA 30 LEDS, POT.2 W, BATERIA C/ AUTONOMIA MÍNIMA DE 3H
	CHAVE ELÉTRICA SECUNDÁRIA (QUADRO DE DISTRIBUIÇÃO ELÉTRICO)
	CAIXA DE CHAVE DE EMERGÊNCIA

SINALIZAÇÃO DE ORIENTAÇÃO E SALVAMENTO		
CÓDIGO	SIMBOLOGIA	DESCRIÇÃO
S1		INDICAÇÃO DE SAÍDA DE EMERGÊNCIA DIREITA
S2		INDICAÇÃO DE SAÍDA DE EMERGÊNCIA ESQUERDA
S3		INDICAÇÃO DE SAÍDA DE EMERGÊNCIA SIGA
S8		INDICAÇÃO DE SAÍDA DE EMERGÊNCIA DESCE DIREITA
S11		INDICAÇÃO DE SAÍDA DE EMERGÊNCIA ESCADA
S12		INDICAÇÃO DE SAÍDA DE EMERGÊNCIA
M1		INDICAÇÃO DOS SISTEMAS DE PROTEÇÃO CONTRA INCÊNDIO NA EDIFICAÇÃO
M2		INDICAÇÃO DA POPULAÇÃO NA EDIFICAÇÃO
P4		PROIBIDO UTILIZAR ELEVADOR EM CASO DE INCÊNDIO

SINALIZAÇÃO DE EQUIPAMENTOS		
CÓDIGO NT 20/2019	SIMBOLOGIA	DESCRIÇÃO
E5		INDICAÇÃO DE LOCALIZAÇÃO DOS EXTINTORES DE INCÊNDIO
SINALIZAÇÃO DE ALERTA		
A5		INDICAÇÃO DE LOCALIZAÇÃO LOCAIS COM RISCO DE CHOQUE ELÉTRICO

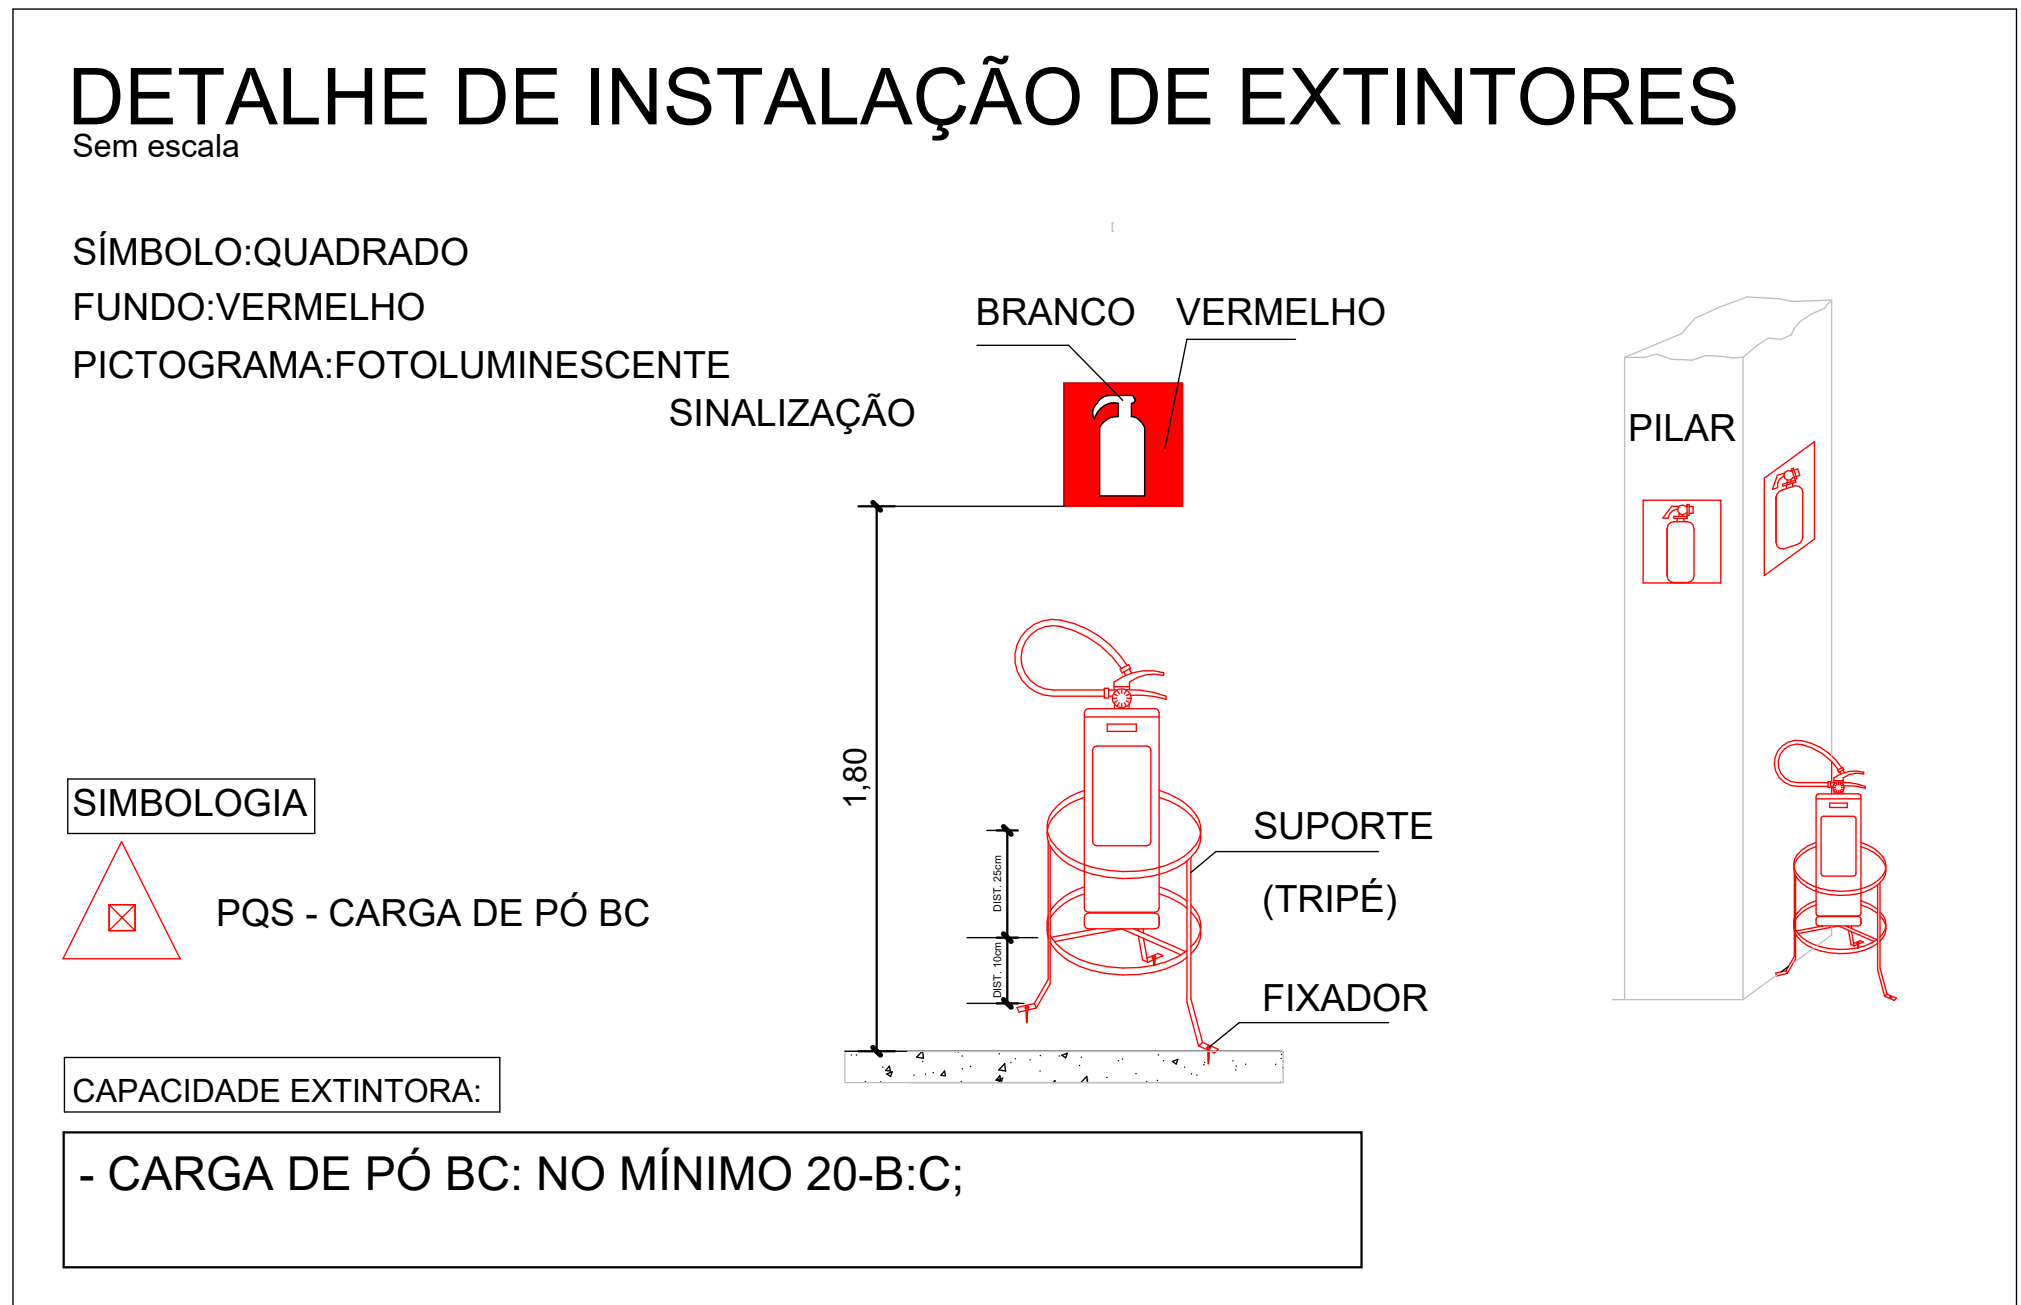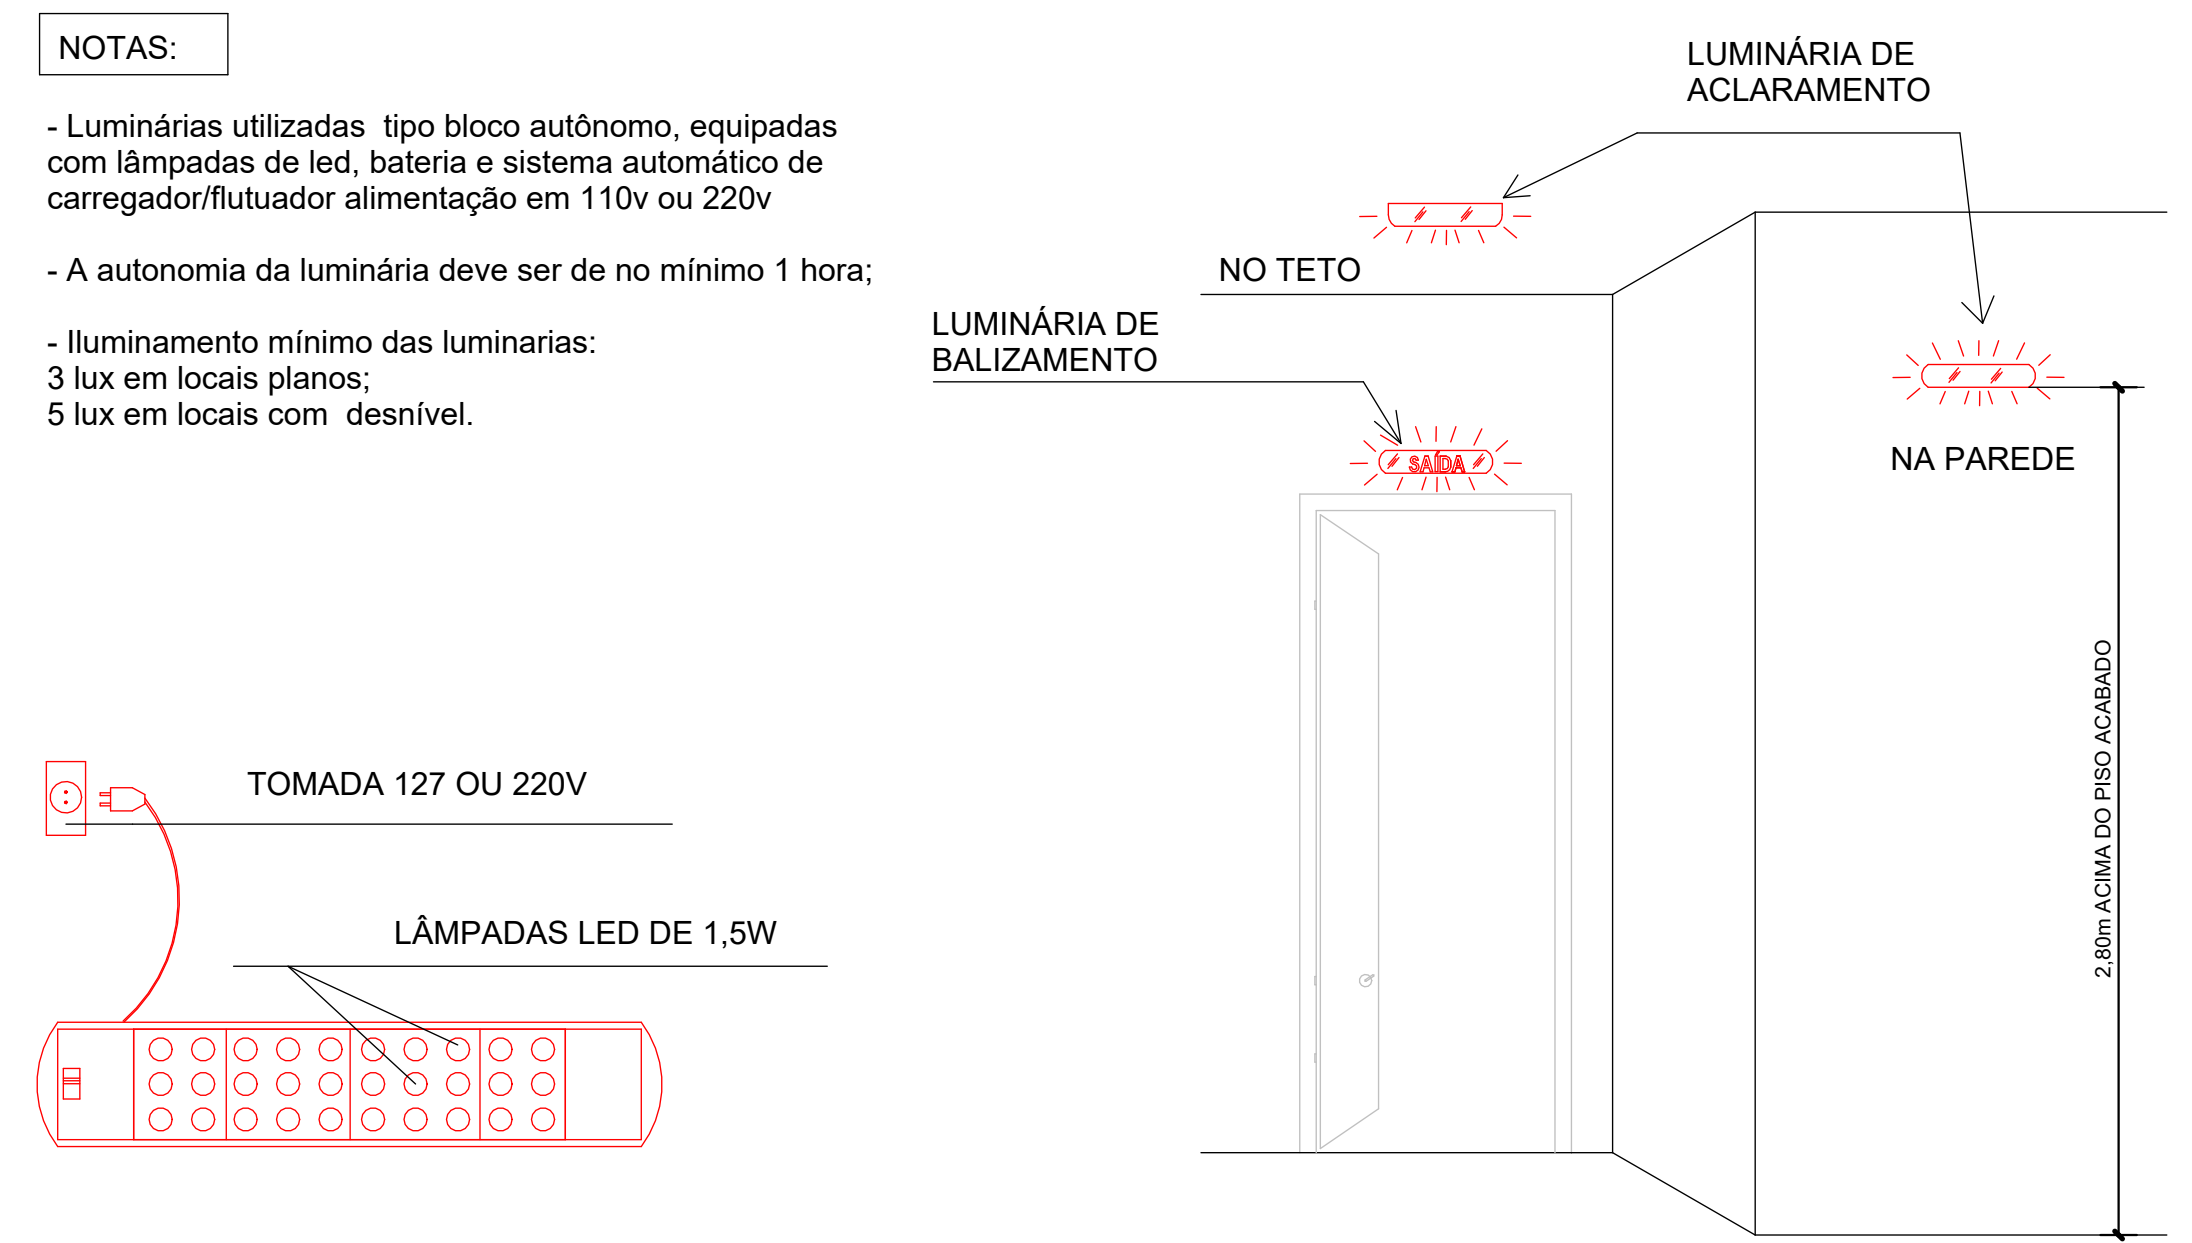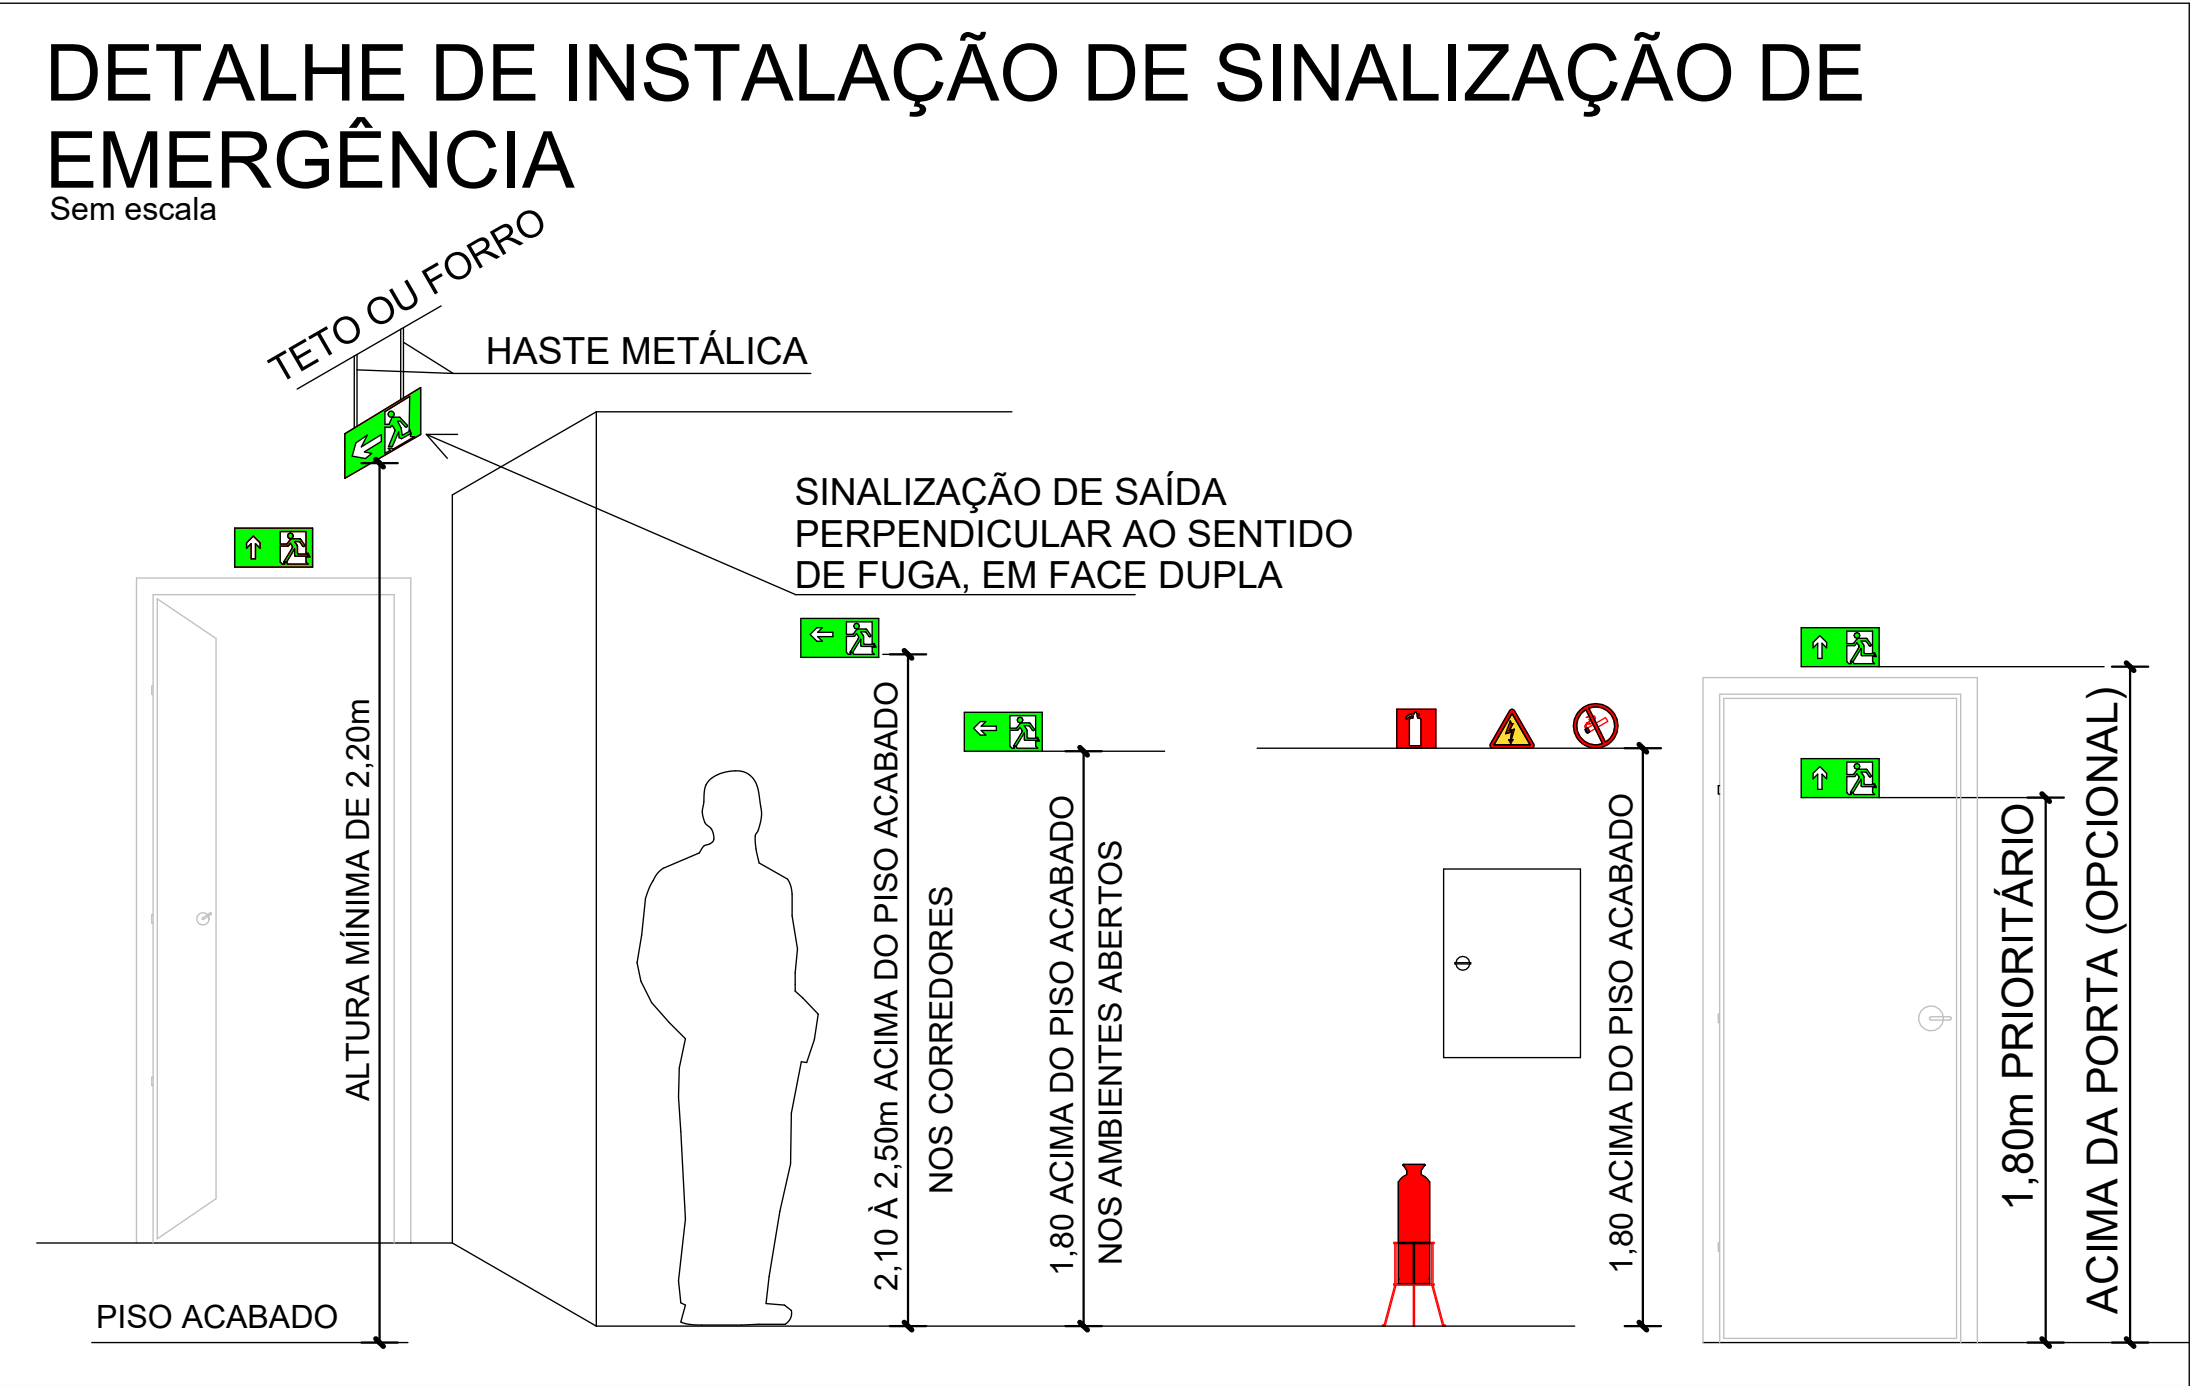

QUANTITATIVO DE EQUIPAMENTOS			
Imagem	Família	QTD.	Descrição

	Extintor Portátil - Carga de pó ABC	8	EXTINTOR DE INCÊNDIO PORTÁTIL COM CARGA DE PÓ QUÍMICO SECO (PQS) DE 4 KG, CLASSE ABC
	LUMINÁRIA DE EMERGÊNCIA 30 LEDS, POTENCIA 2 W, BATERIA COM AUTONOMIA MÍNIMA DE 3 HORAS - TETO1	8	LUMINÁRIA DE EMERGÊNCIA 30 LEDS, POTENCIA 2 W, BATERIA COM AUTONOMIA MÍNIMA DE 3 HORAS
	Suporte Universal de Extintor	8	SUPORTE DE PAREDE PARA EXTINTOR DE INCÊNDIO

QUANTITATIVO DE SINALIZAÇÃO			
Tipo de imagem	Família	QDT.	Descrição

	E5 - Extintor de incêndio	8	PLACA DE SINALIZAÇÃO DE SEGURANÇA CONTRA INCÊNDIO, FOTOLUMINESCENTE, 20 X 20 CM, ESPESSURA 2 MM, EM PVC, ANTI-CHAMAS
	S1 - Indicação de sentido de saída de emergência, especialmente para ser fixado em colunas	4	PLACA DE SINALIZAÇÃO DE SEGURANÇA CONTRA INCÊNDIO, FOTOLUMINESCENTE, 30 X 15 CM, ESPESSURA 2 MM, EM PVC, ANTI-CHAMAS
	S2 - Indicação de sentido de uma saída de emergência	2	PLACA DE SINALIZAÇÃO DE SEGURANÇA CONTRA INCÊNDIO, FOTOLUMINESCENTE, 30 X 15 CM, ESPESSURA 2 MM, EM PVC, ANTI-CHAMAS
	S12 - Saída de emergência	6	PLACA DE SINALIZAÇÃO DE SEGURANÇA CONTRA INCÊNDIO, FOTOLUMINESCENTE, 30 X 15 CM, ESPESSURA 2 MM, EM PVC, ANTI-CHAMAS

R00	EMIÇÃO INICIAL	08/06/2026
Revisão	Descrição	Data
Engenharia e Arquitetura		
FAIFCE		
Rua Nogueira Acioli, 621-A, Fortaleza - CE		
PROJETO PPCI EXECUTIVO		
DETALHAMENTO, SITUAÇÃO E MEMORIAIS		
Versão: R00		
PPCI		
02 / 2		
Responsáveis Técnicos:		
Autoria do projeto: Arq. Kimberlin Dias		
Projeto executivo: ARQ. Pamela Floriano		
CAU/CREA/A319454-0		
CAU/CREA/A319454-0		
Escala: Como indicado		
Data: 08/06/2026		
#Confidencial		